


- LEYENDA**
- BOTQUIN
 - DETECTOR DE HUMOS IONICO
 - RETENEDOR MAGNETICO
 - SIRENA ELECTRONICA
 - PULSADOR MANUAL DIRECCIONABLE
 - ASCENSOR (NO UTILIZAR EN CASO DE EMERGENCIA)
 - PUNTO DE ENCUENTRO
 - EQUIPO DE ALUMBRADO DE EMERGENCIA Y SEÑALIZACIÓN DE 200 LUMENES
 - EXTINTORES
 - PUERTAS CORTAFUEGOS
 - BOCA DE INCENDIO EQUIPADO 25 mm

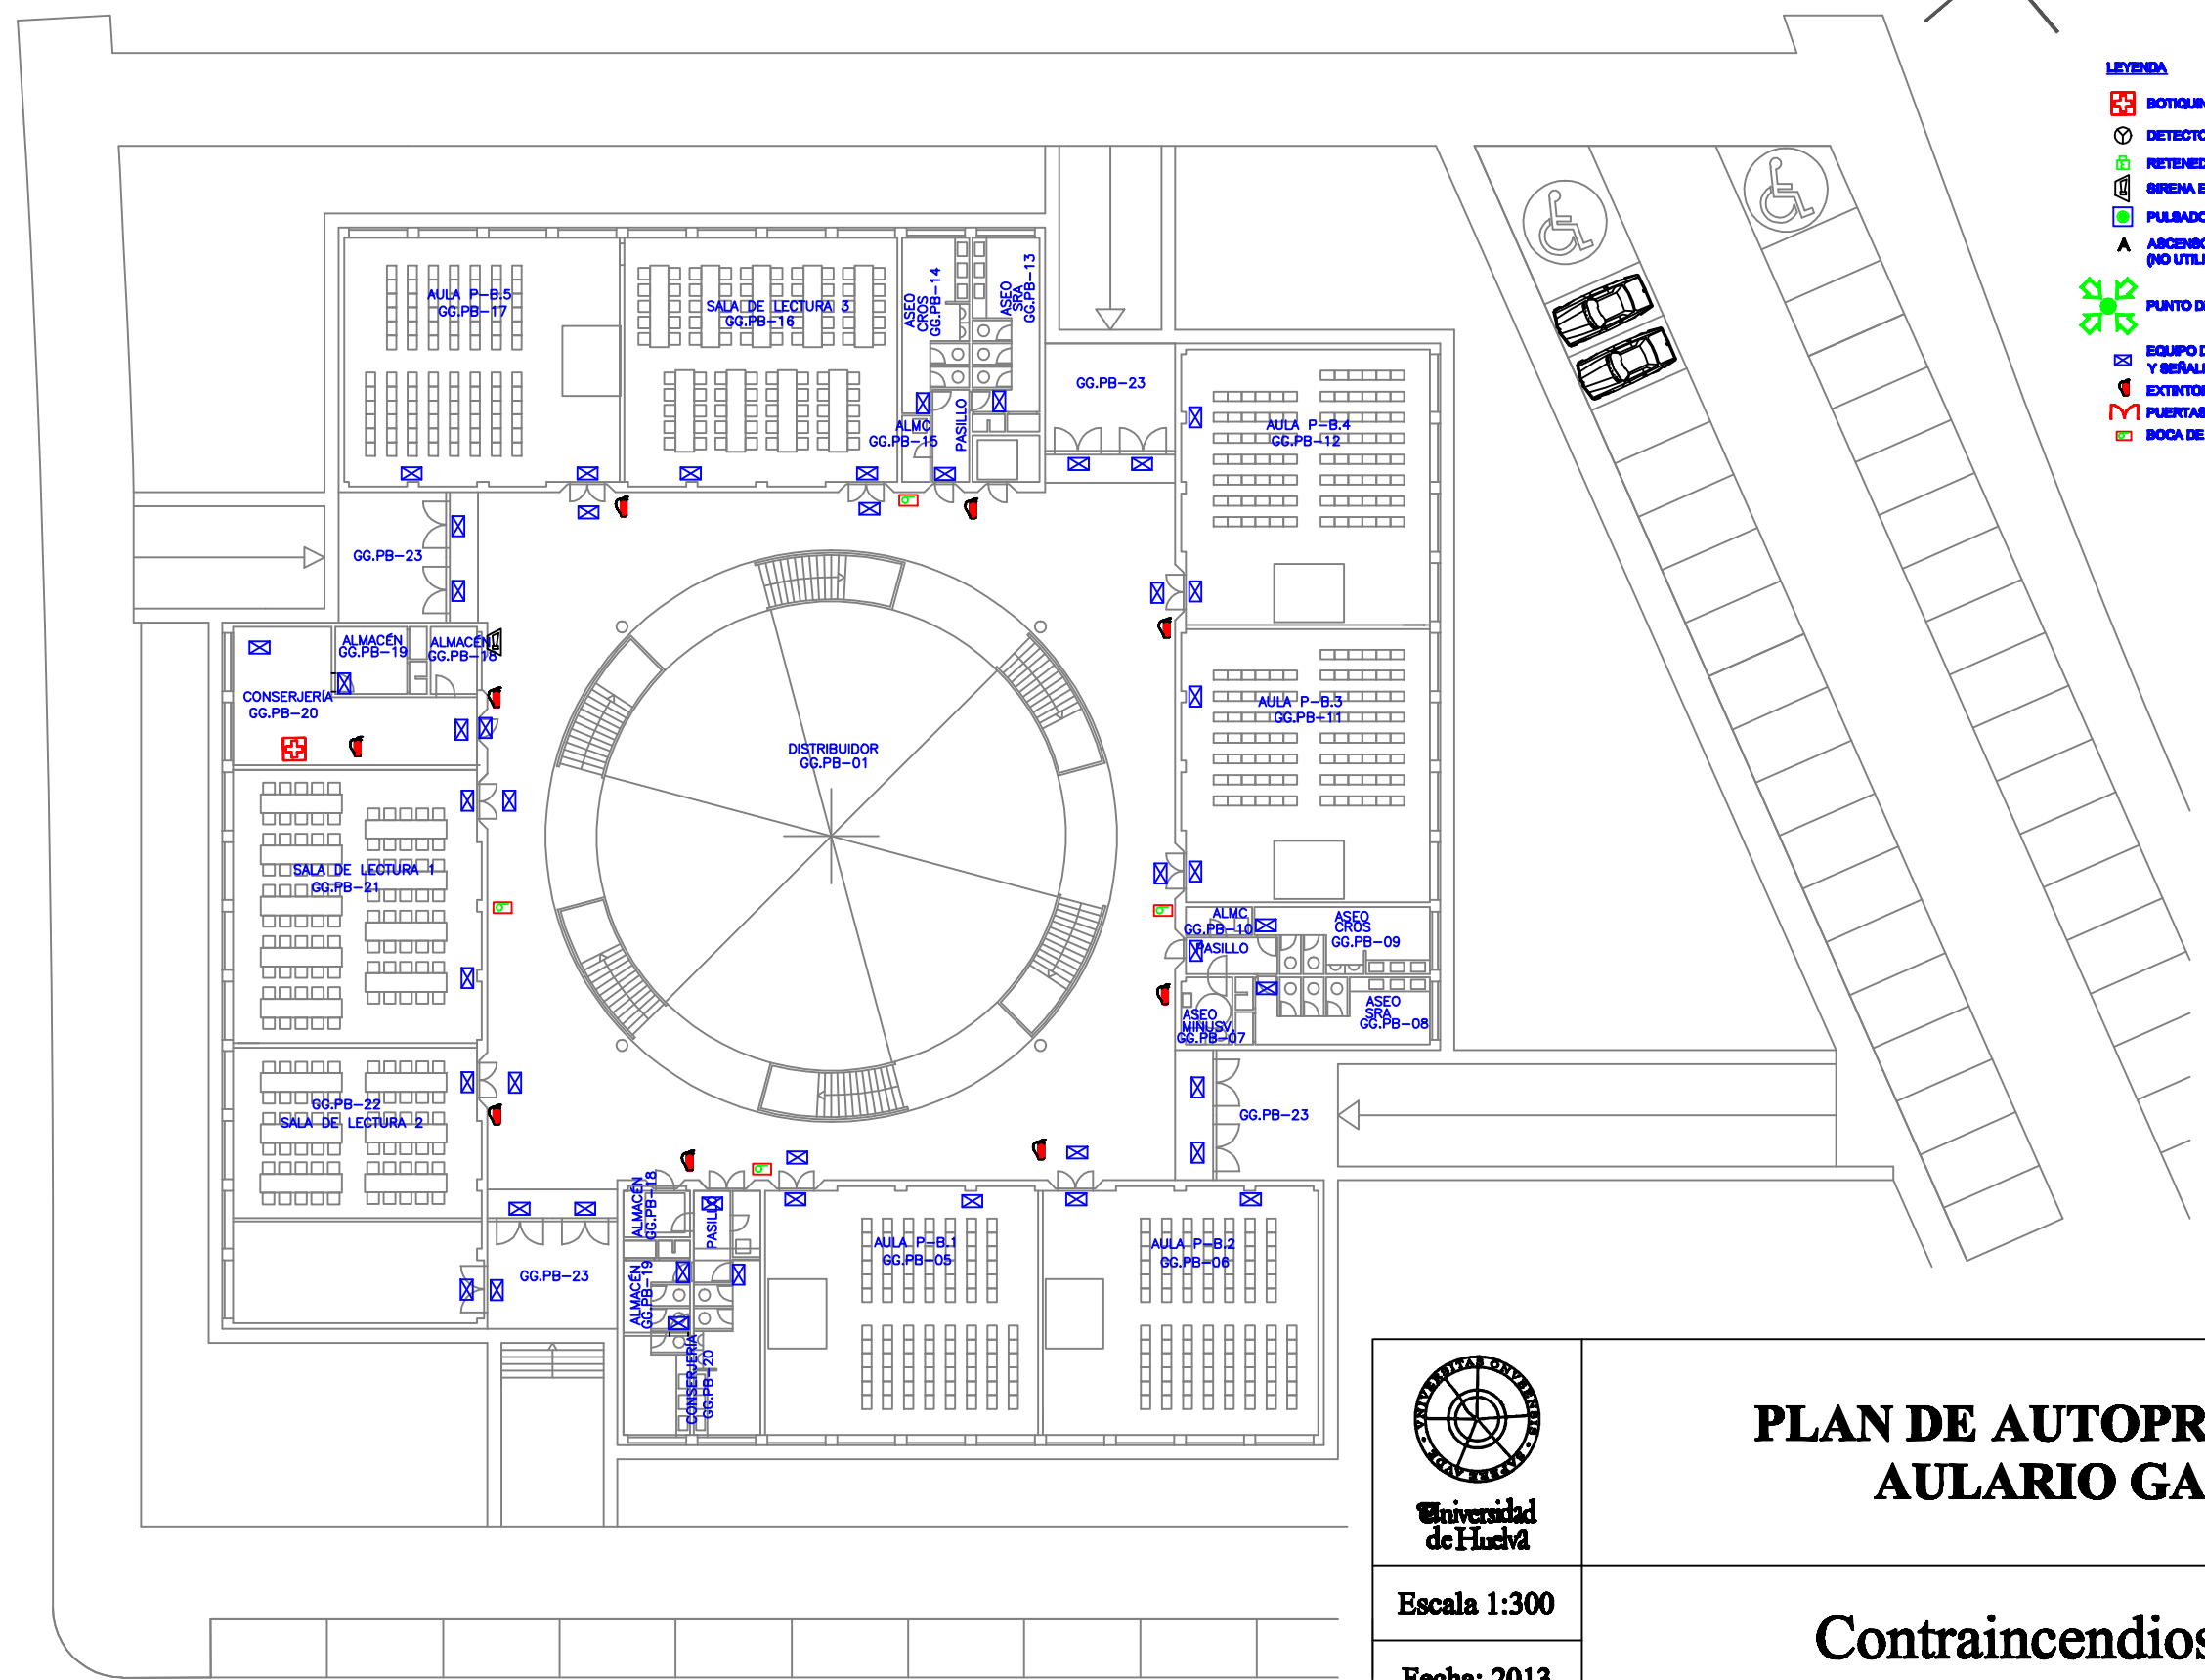

 Universidad de Huelva	<h2 style="margin: 0;">PLAN DE AUTOPROTECCION AULARIO GALILEO</h2>	
Escala 1:300	<h1 style="margin: 0;">Contraincendios Planta baja</h1>	
Fecha: 2013		
Versión: 03/13		
	Plano nº: <h2 style="margin: 0;">Nº 1</h2>	